


註：設備圖面僅供參考，投標者應以標單設備數量配合現場已有之水電配置自行規劃設計，惟應以業主標單需求設計配置，經業主審核後，據以施作，總價承包，責任施工。

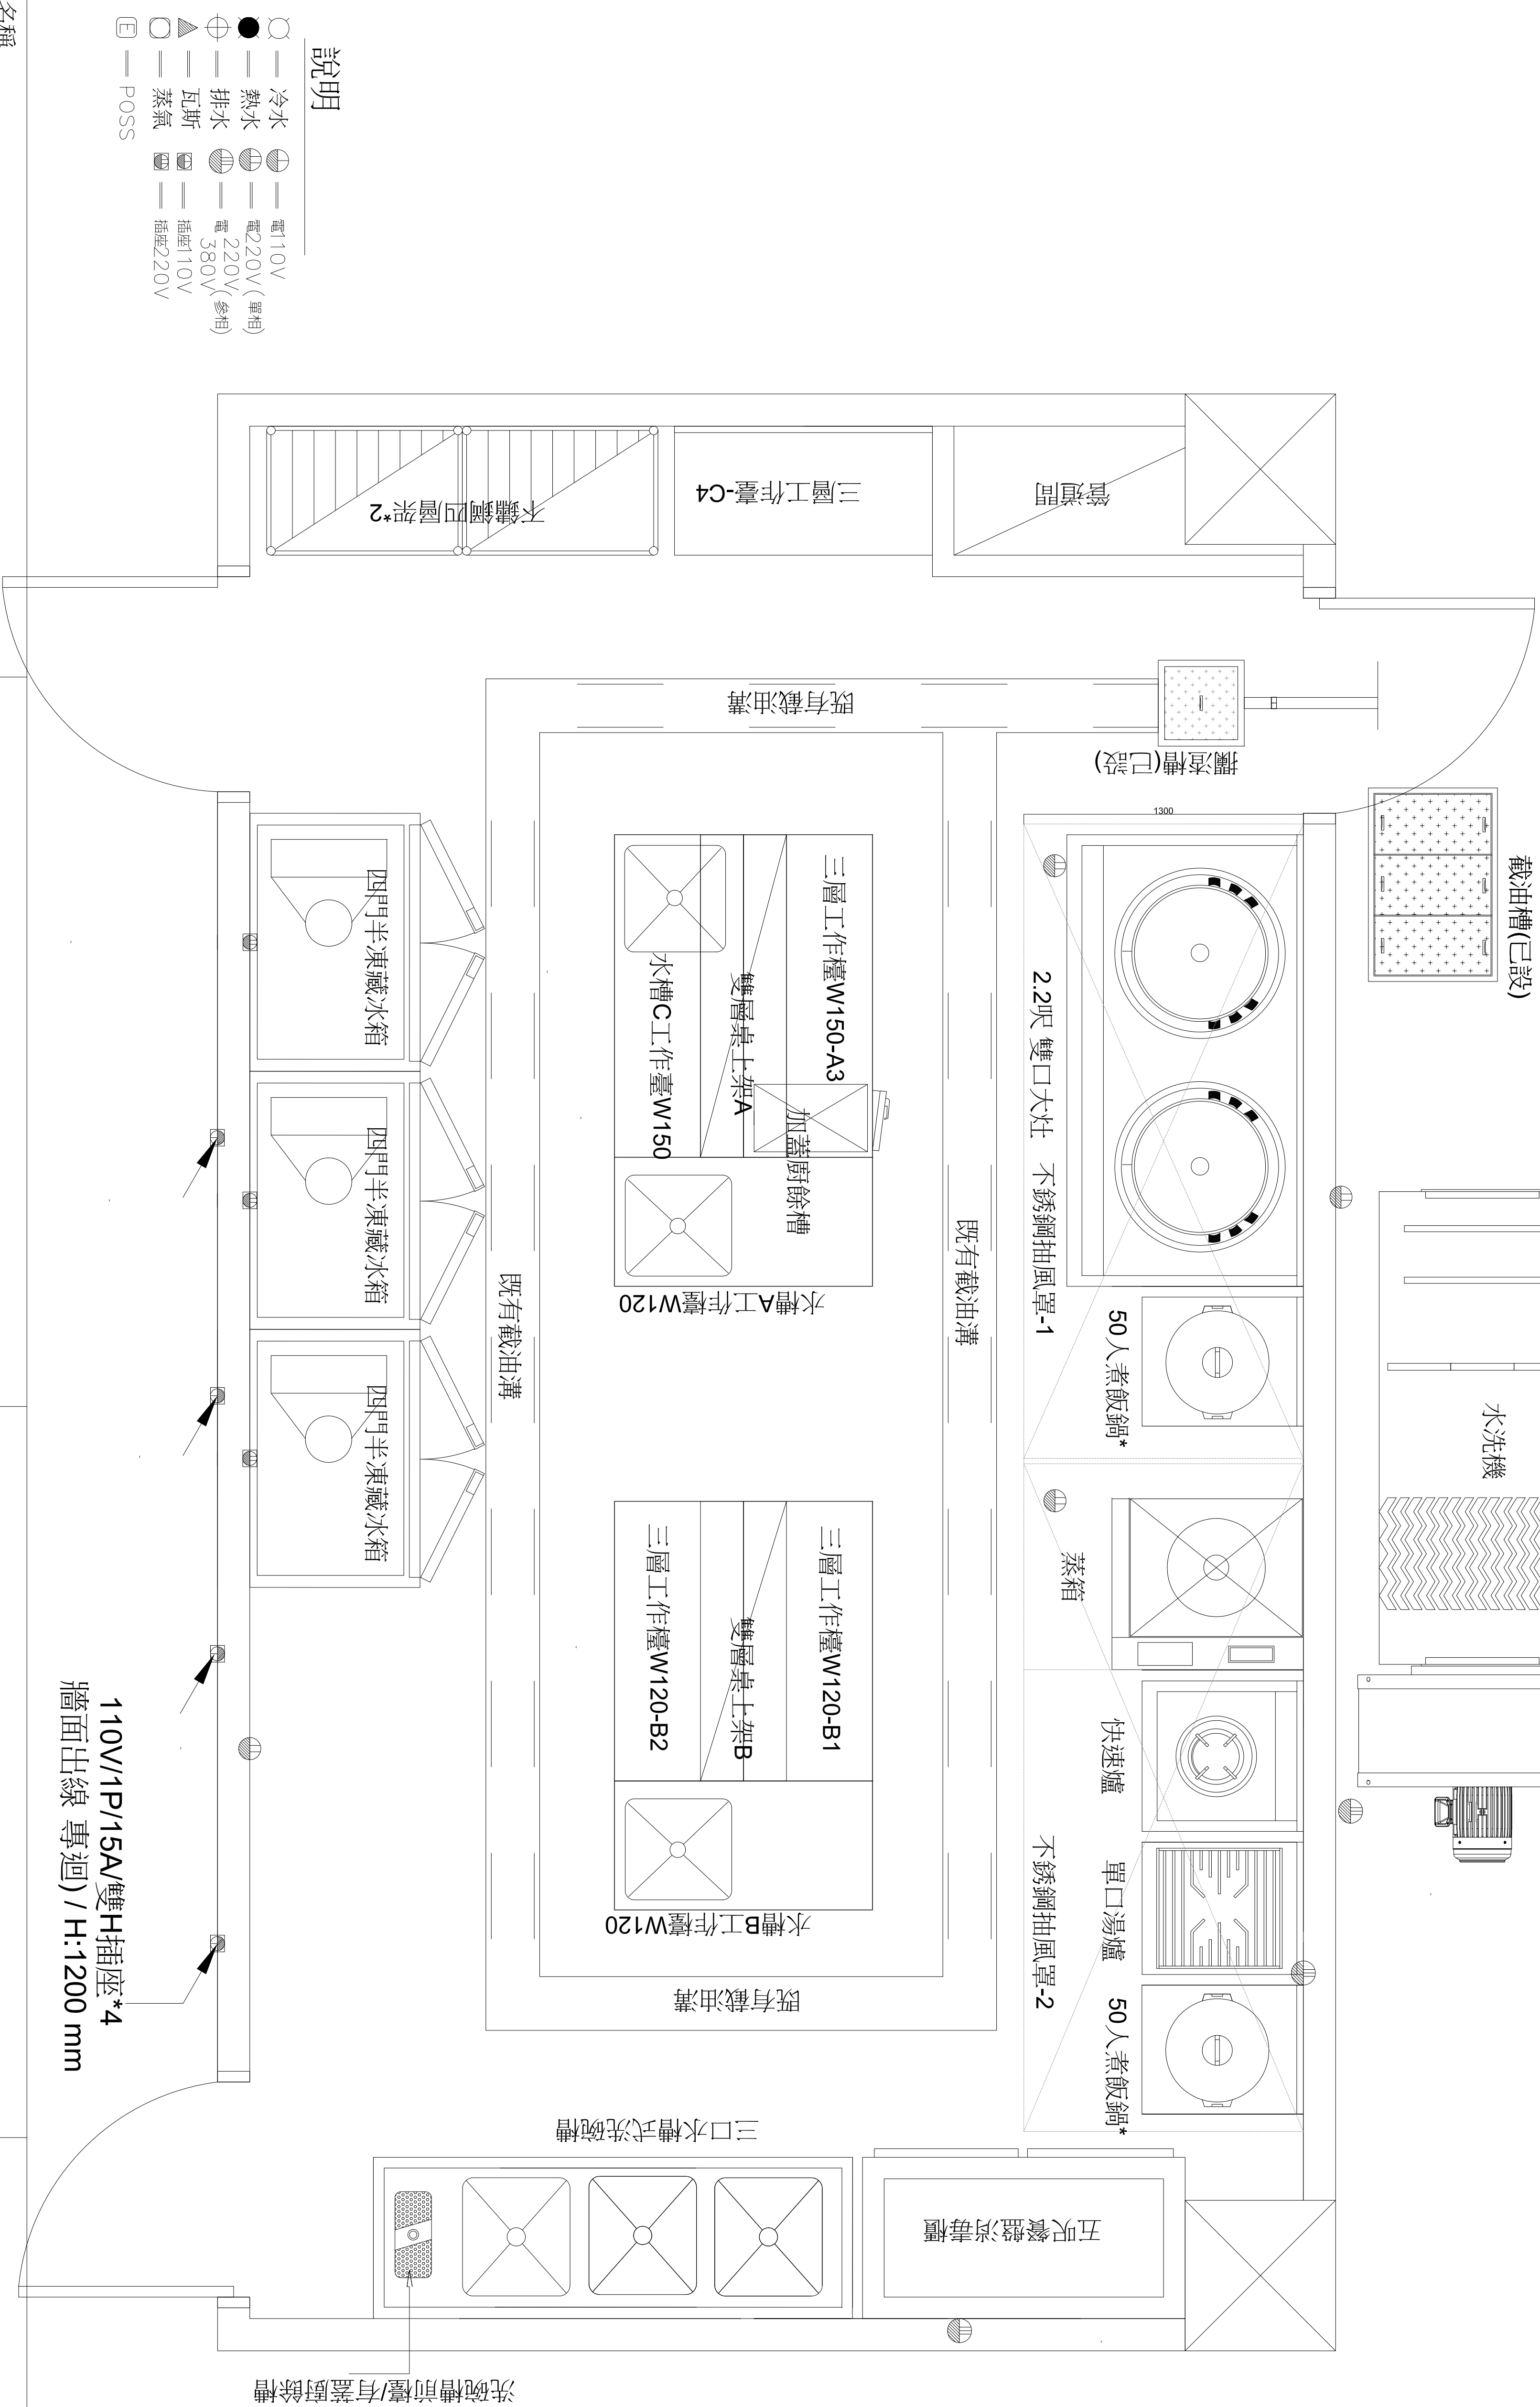

工程名稱

田心歡喜家園-廚房設備

廚房設備圖

財團法人蘭智社會福利基金會


廚房設備位置圖

圖號:廚房設備-01
日期:11/4/71
設計:

220V/2P/20A / 無熔絲開關 / H:1800mm

380V/3P/15A / 牆面出線 / H:2500mm

註:設備電力圖面僅供參考,投標者應以標單設備數量配合現場已有之電氣設備自行規劃設計施工,新設電力配電(盤)應以業主標單需求設計配置,經業主審核後,據以施工,總價承包,責任施工

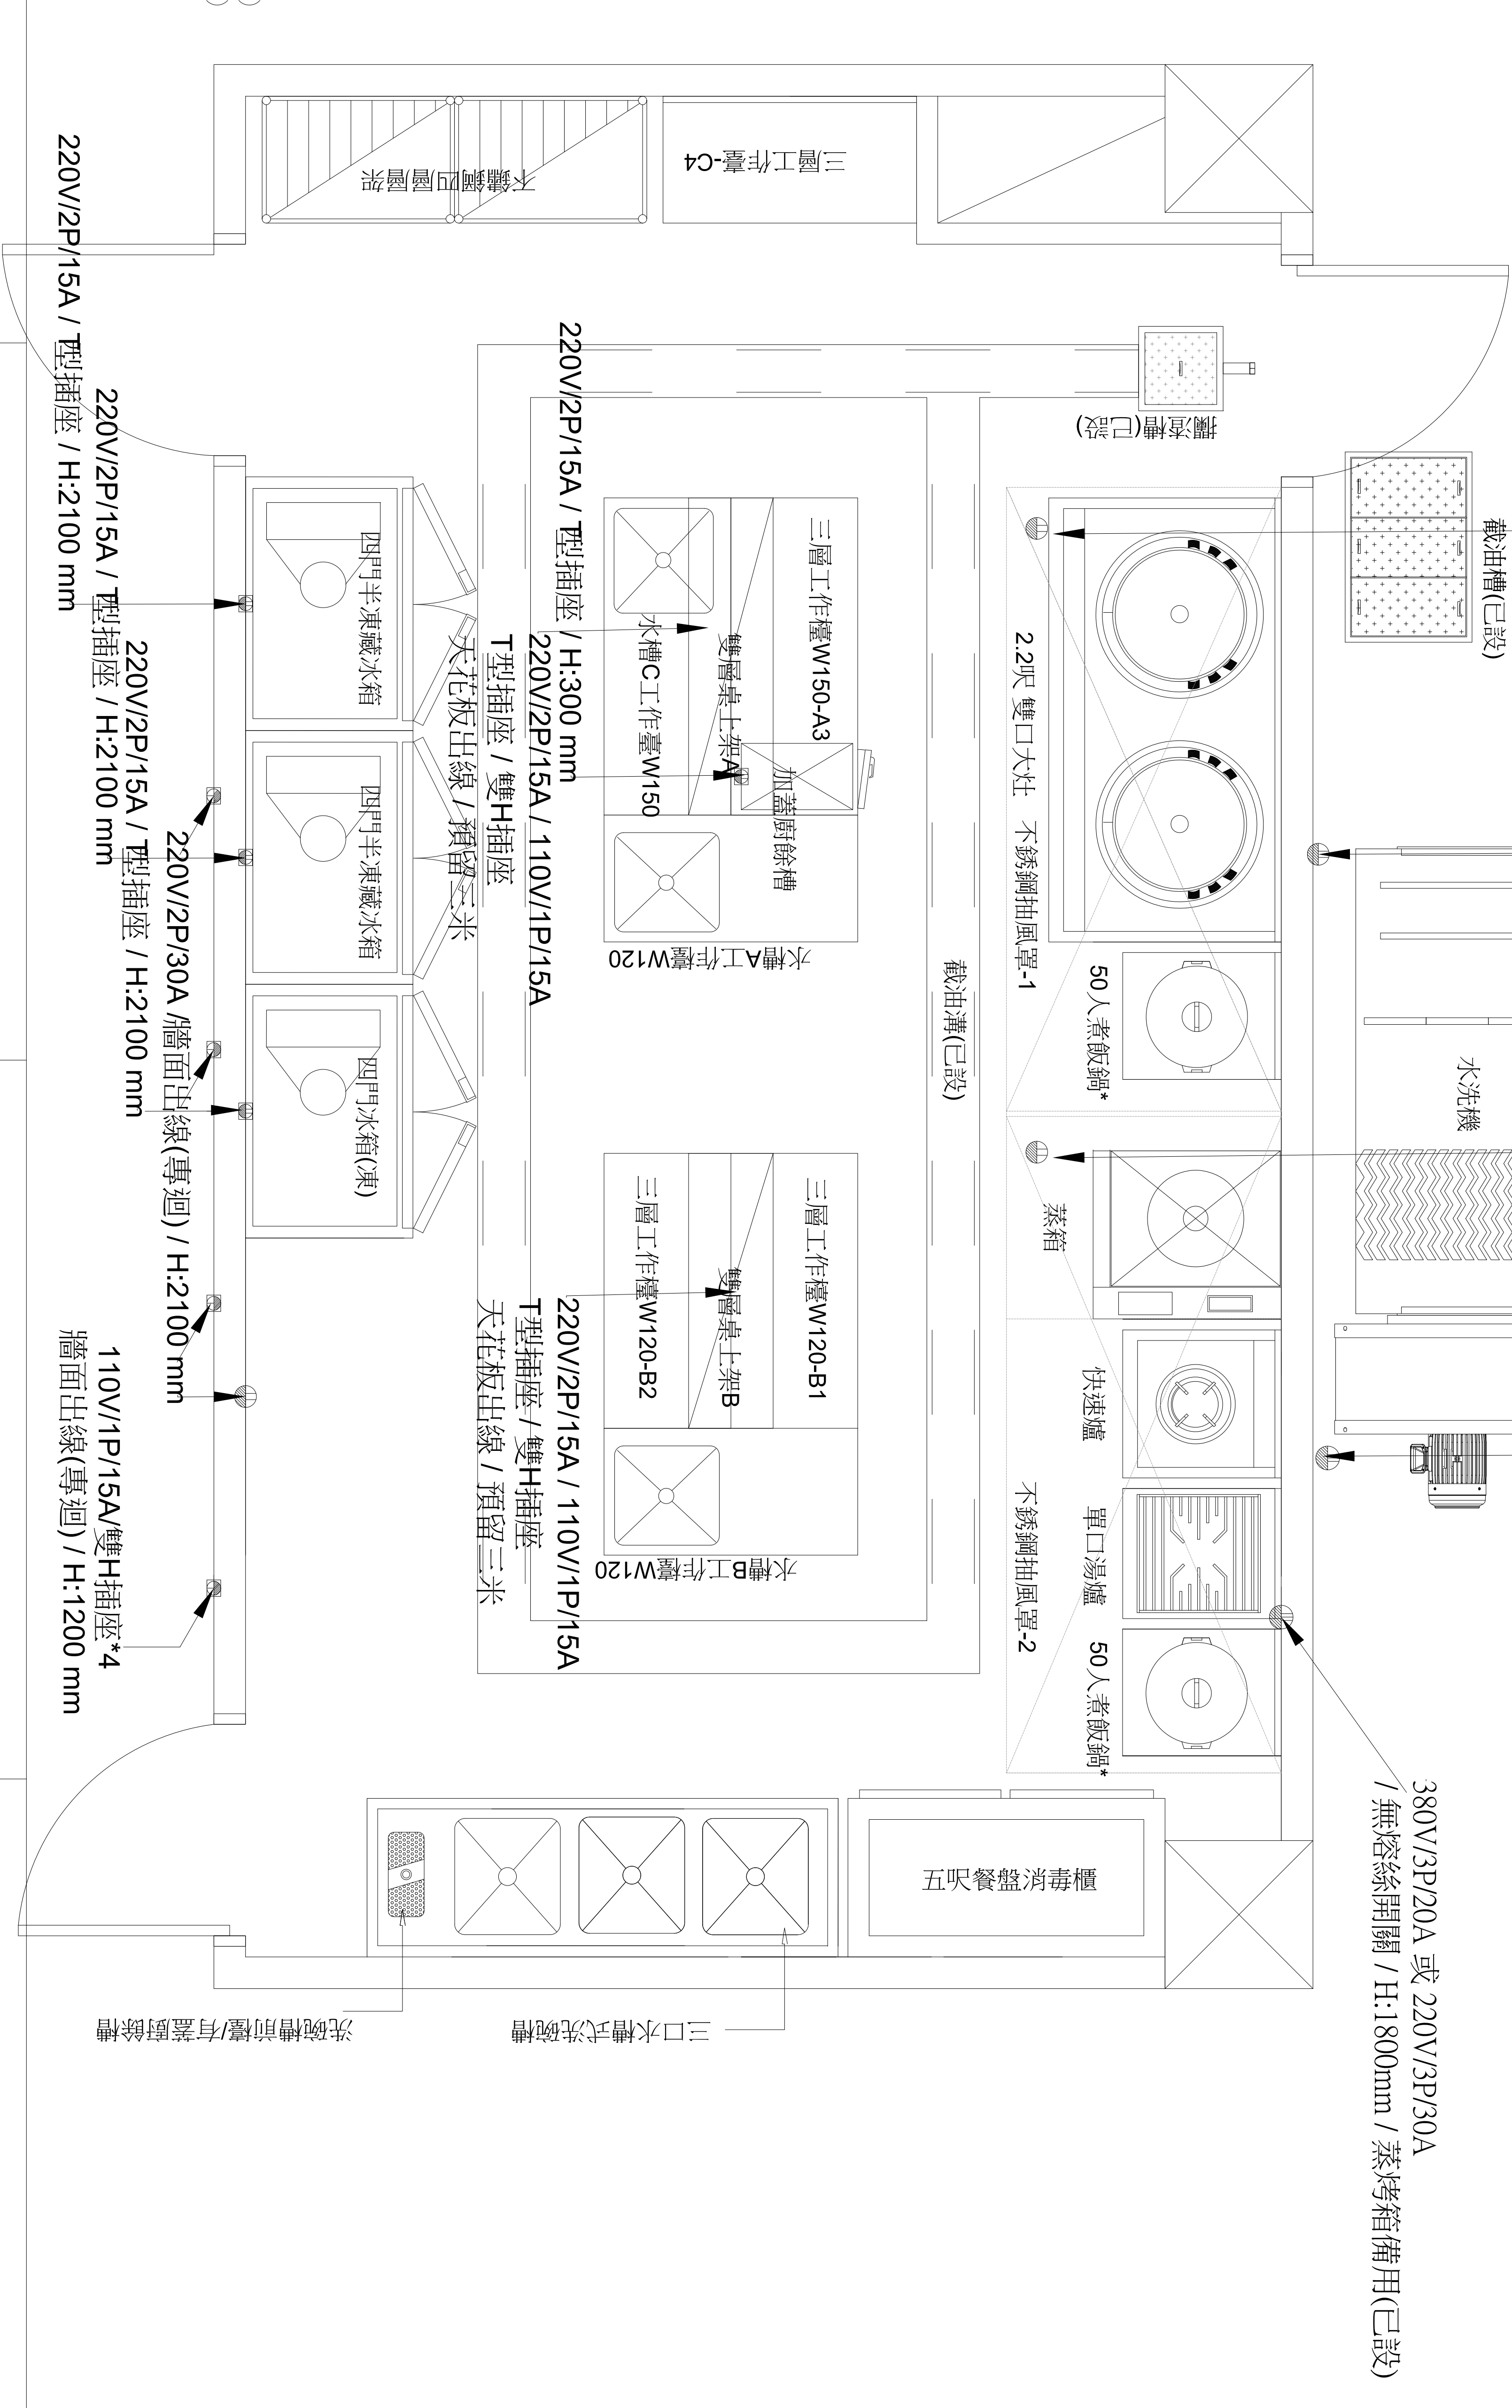

- 水電、瓦斯圖
- — 冷水
 - — 熱水
 - ⊕ — 排水
 - △ — 瓦斯
 - — 蒸氣
 - ⊞ — POSS
 - — 電 10V
 - — 電 220V (單相)
 - — 電 220V (三相)
 - — 電 380V
 - — 插電 10V
 - — 插電 220V





工程名稱
田心歡喜家園-廚房設備

廚房電力圖


財團法人蘭智社會福利基金會

廚房設備及配電位置圖

圖號:廚房設備電力需求-02
日期:114/7/1
設計:

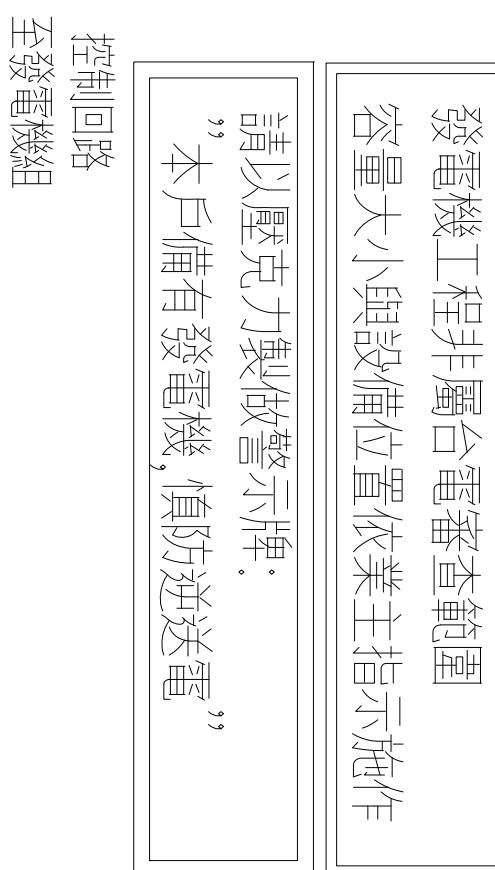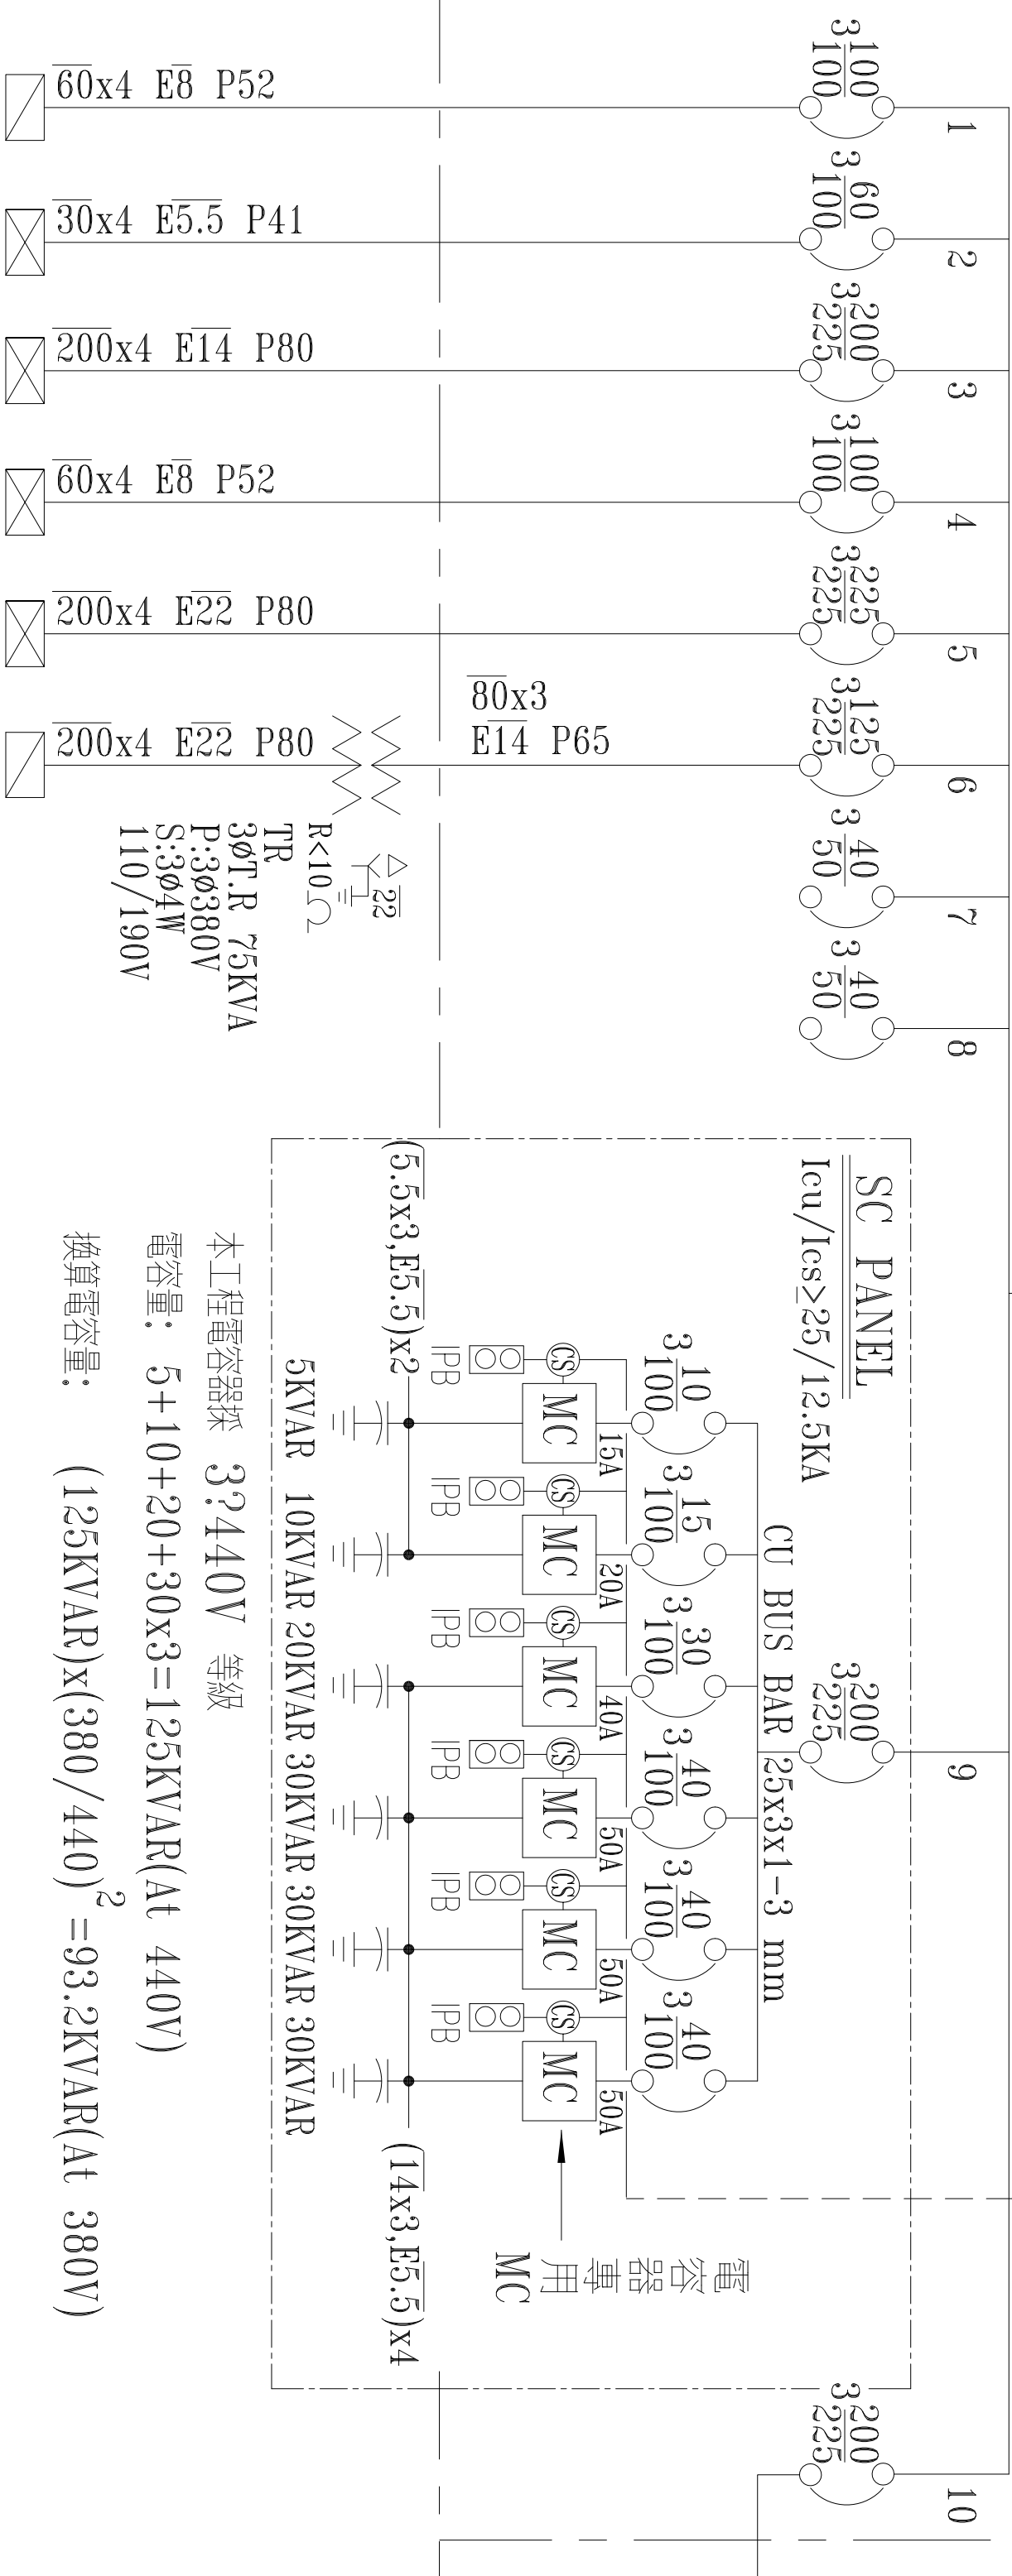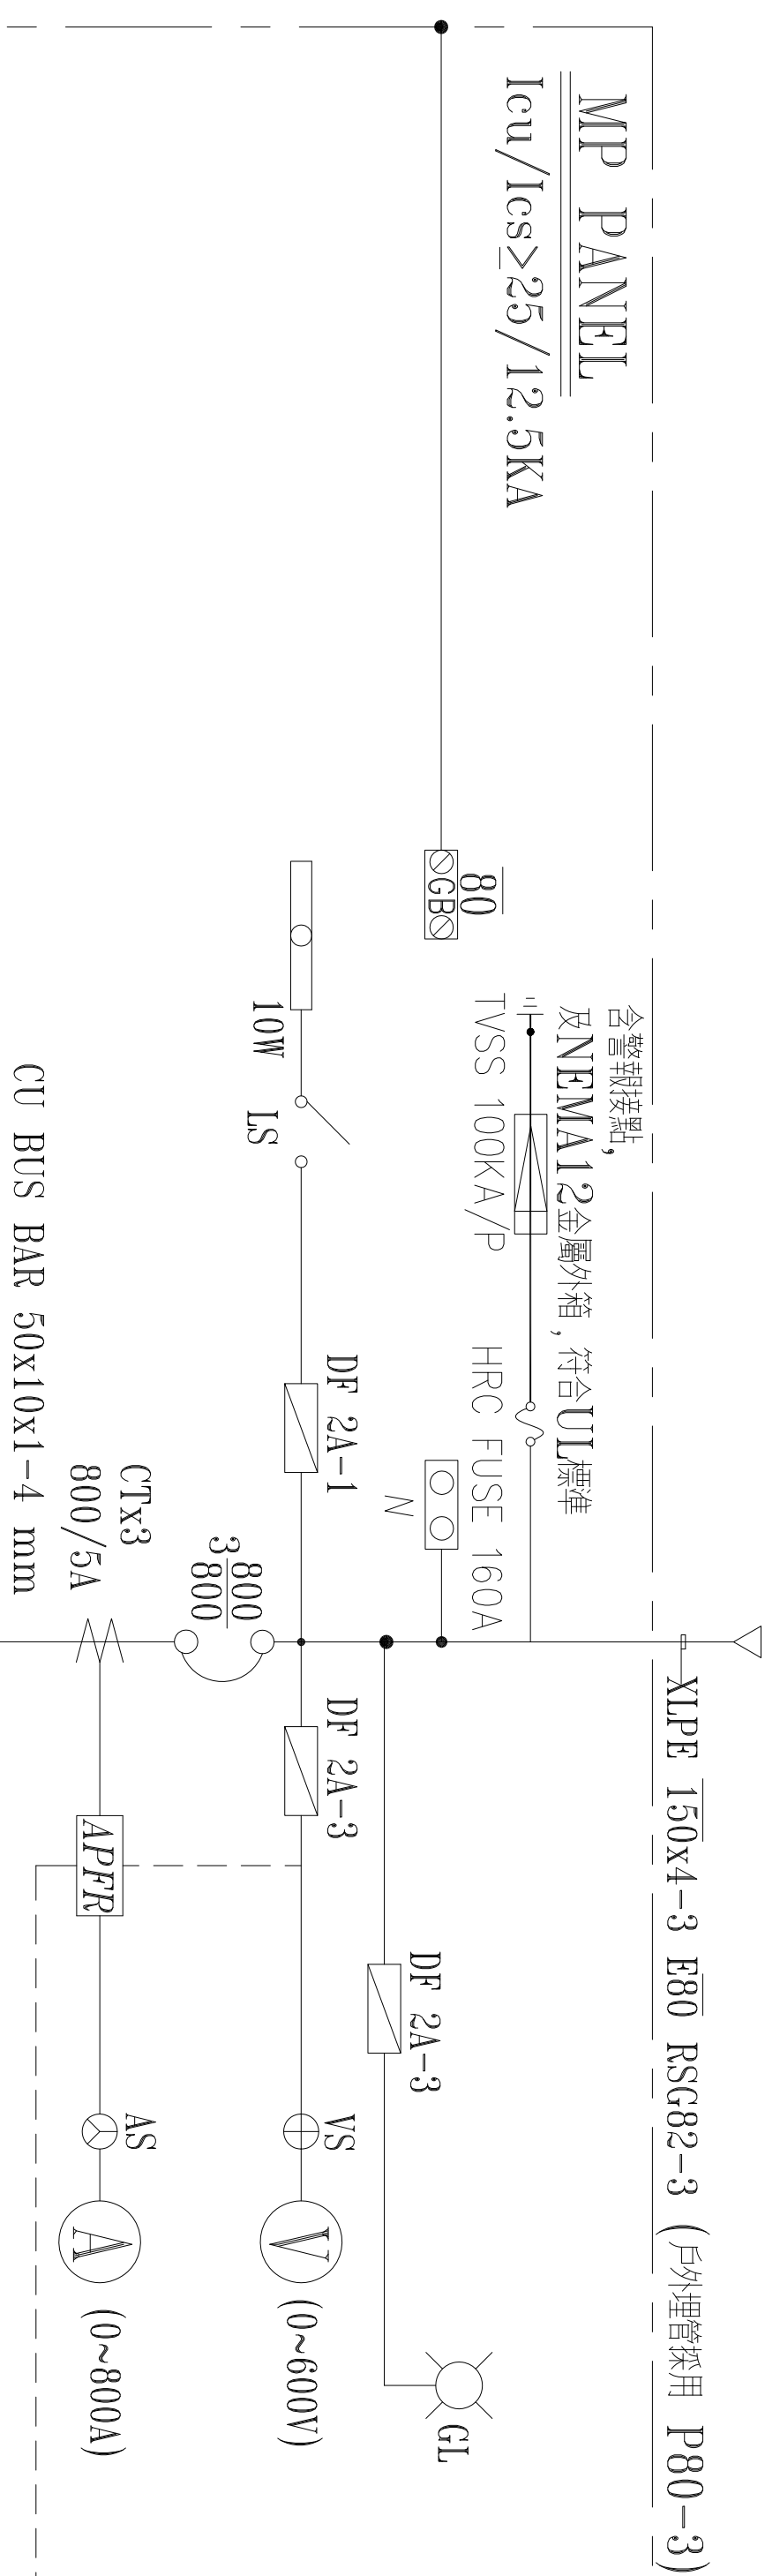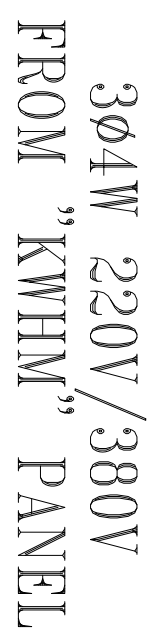

柴油引擎發電機
3Ø4W 220/380V 60HZ
PF=0.8
STAND BY: 100KW 125KVA

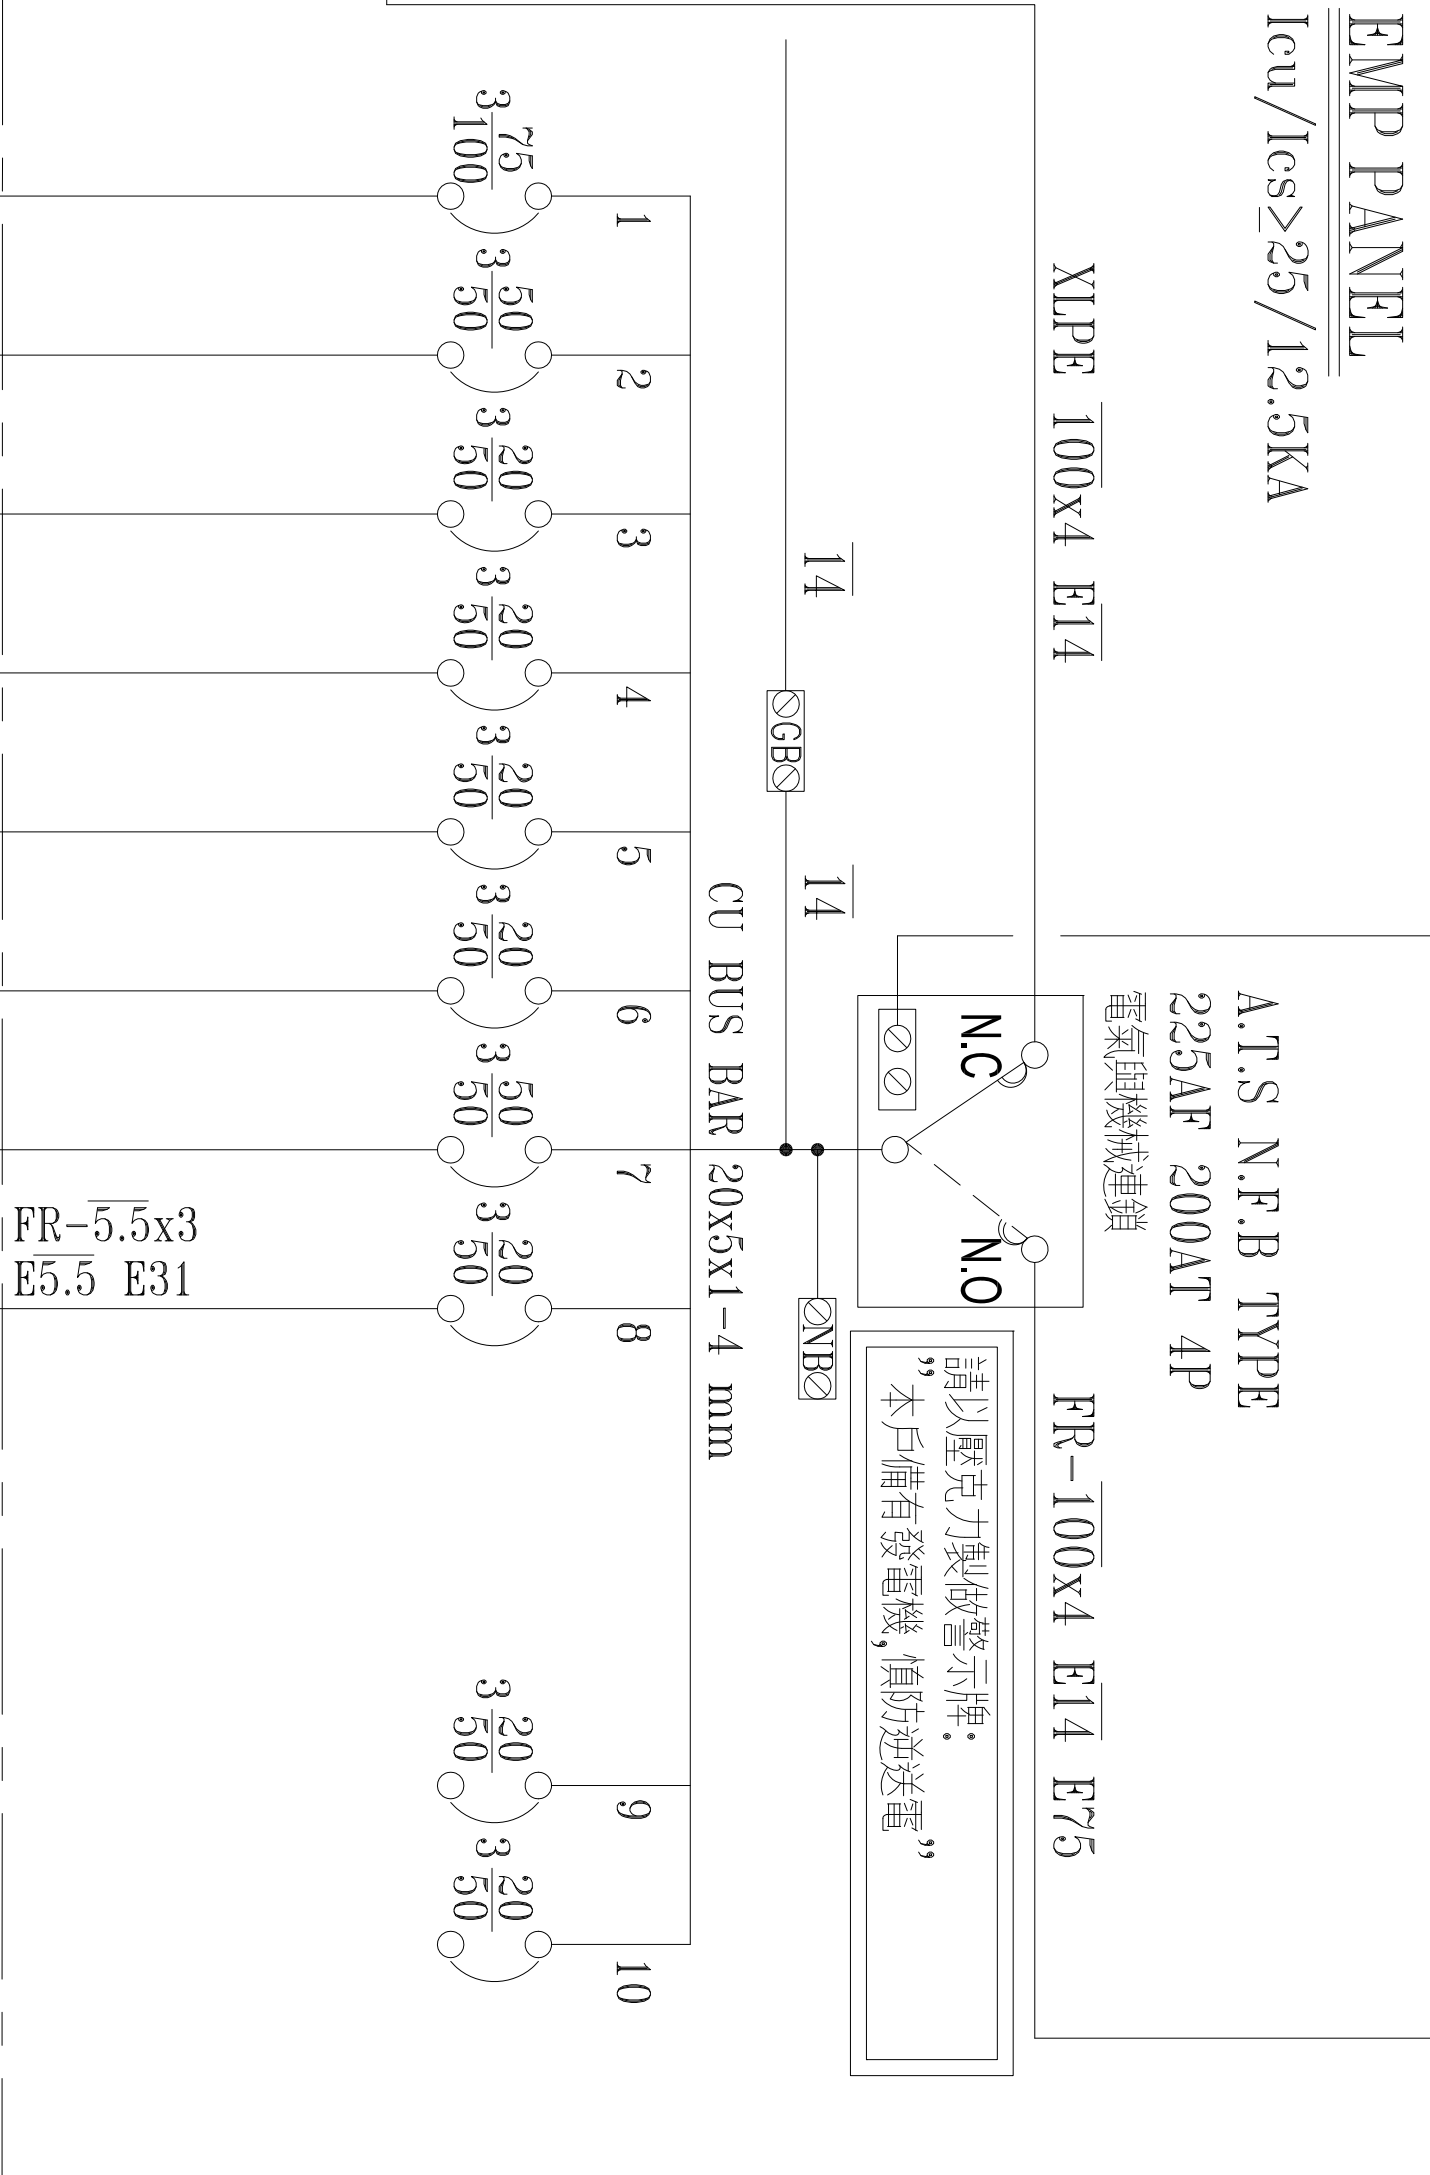[illegible]

	SPARE	SPARE
緊急插座電源盤		
緊急照明電源盤		
污水處理設施電源盤		
雨水泵電源盤		
加壓泵浦電源盤		
揚水泵浦電源盤		
電梯電源盤		
消防設備電源盤		
S.C.	S.C.	S.C.
S.C.	S.C.	S.C.
S.C.	S.C.	S.C.
S.C.	S.C.	S.C.
SPARE	SPARE	
大公插座總盤		
熱水系統電源盤		
廚房電源盤		
空調電源盤二		
空調電源盤一		
公共空間照明盤		


說明

燈	(KVA)
熱	(KW)
力	(HP)
電流	(A)
合計	

說

3Ø4W 220/380V 60HZ
FROM "MP" PANEL

PK PANEL
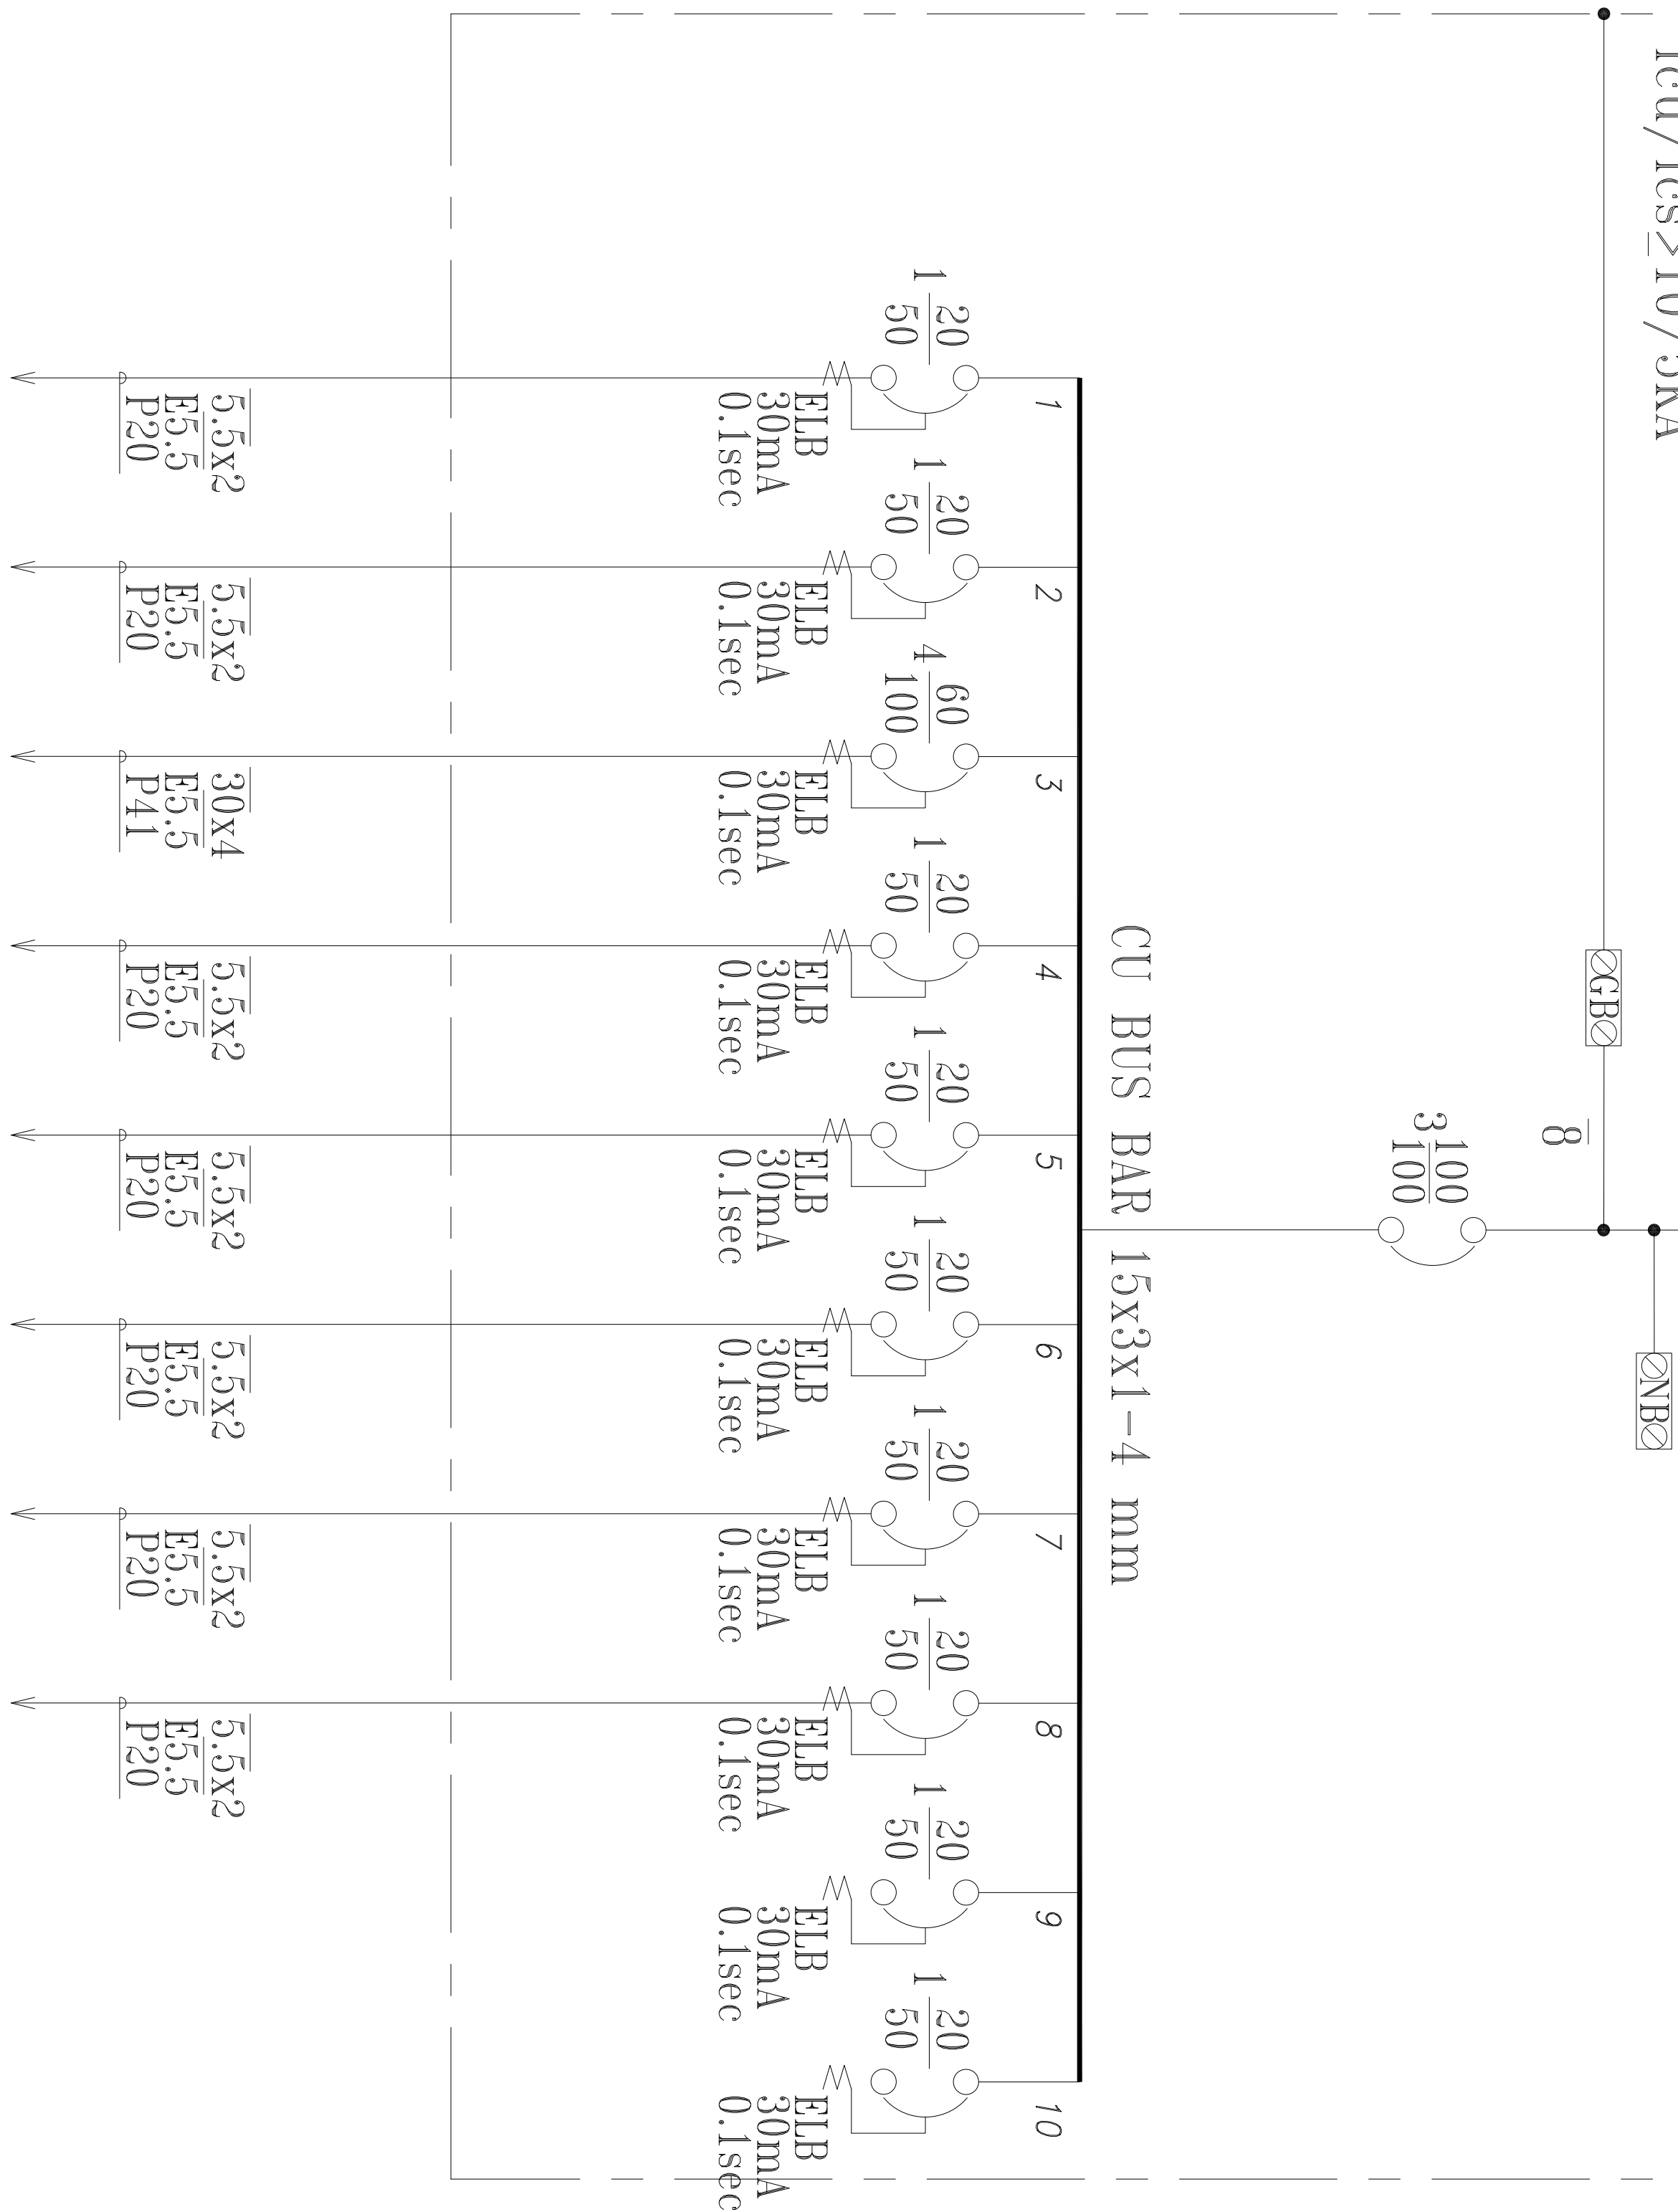
$$I_{cu}/I_{cs} \geq 10/5kA$$
[illegible]

